


PROJEKT ZAGOSPODAROWANIA TERENU
skala 1:500

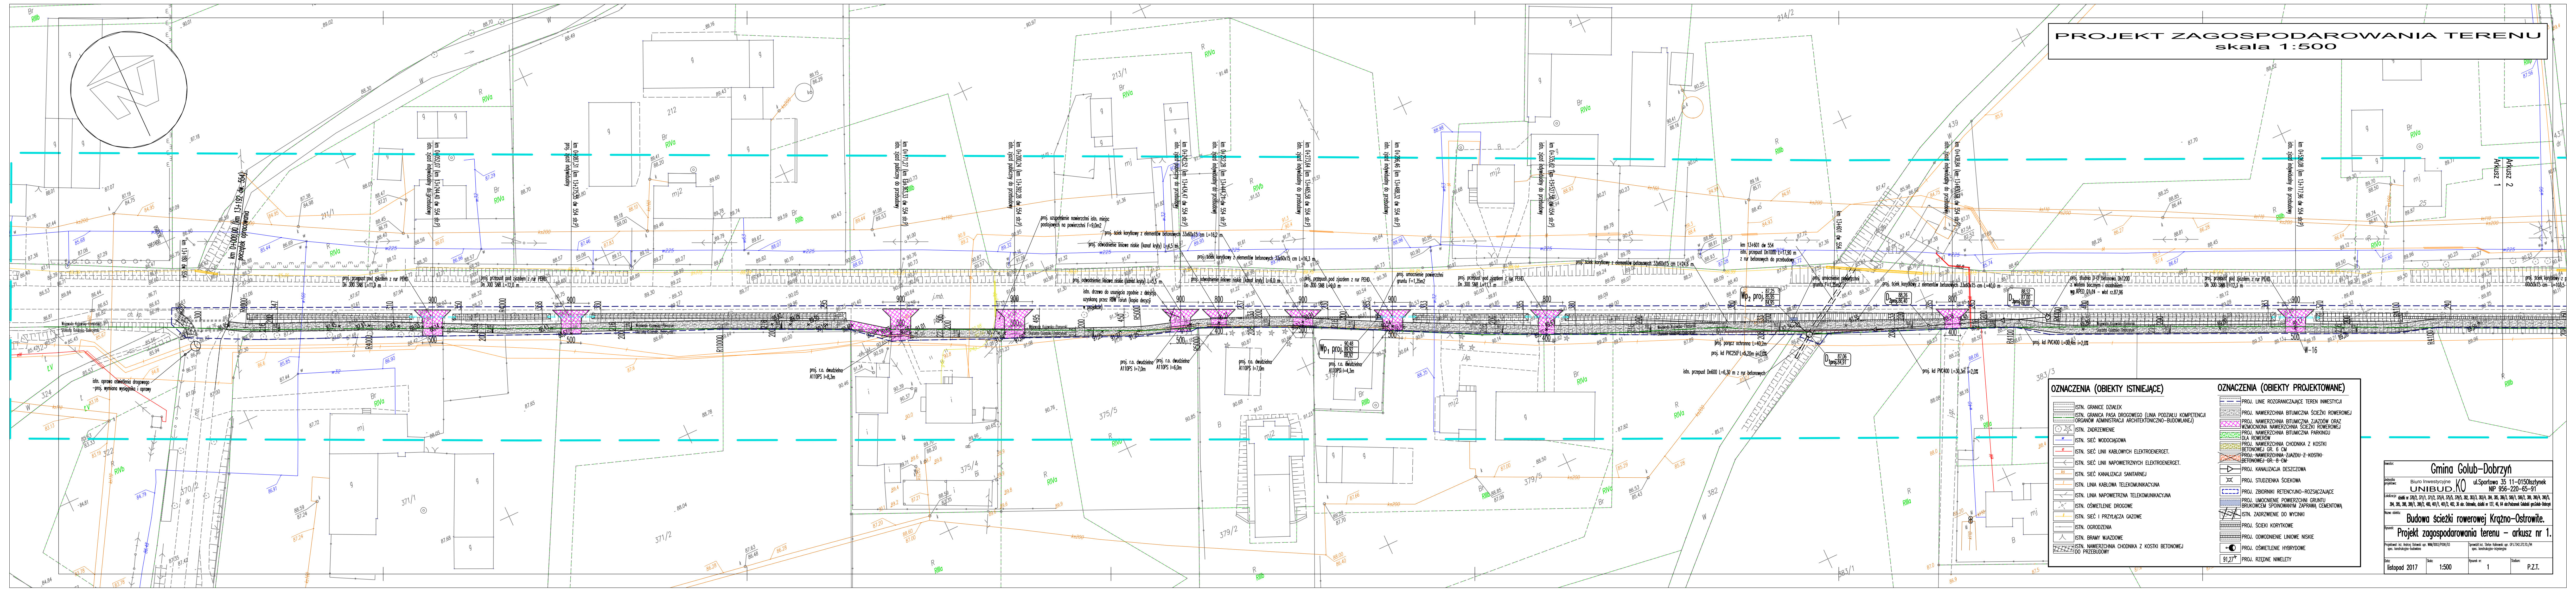

OZNACZENIA (OBIEKTY ISTNIEJĄCE)

- ISTN. GRANICE DZIAŁEK
- ISTN. GRANICA PASA DROGOWEGO (LINIA PODZIAŁU KOMPETENCJI ORGANÓW ADMINISTRACJI ARCHYTEKTONICZNO-BUDOWLANEJ)
- ISTN. ZABUDOWANIE
- ISTN. SIĘĆ WODOCIĄGOWA
- ISTN. SIĘĆ LINII KABLOWYCH ELEKTROENERGET.
- ISTN. SIĘĆ LINII NAPOWIETRZNYCH ELEKTROENERGET.
- ISTN. SIĘĆ KANALIZACJI SANITARNEJ
- ISTN. LINA KABLOWA TELEKOMUNIKACYJNA
- ISTN. LINA NAPOWIETRZNA TELEKOMUNIKACYJNA
- ISTN. OŚWIETLENIE DROGOWE
- ISTN. SIĘĆ I PRZYŁĄCZA GAZOWE
- ISTN. OGRÓDZENIA
- ISTN. BRAMY WIĄZDOWE
- ISTN. NAMIERZCZNA CHODNIKA Z KOSTKI BETONOWEJ DO PRZEBUDOWY

OZNACZENIA (OBIEKTY PROJEKTOWANE)

- PROJ. LINE ROZGRANICZAJĄCE TEREN INWESTYCJI
- PROJ. NAMIERZCZNA BITUMICZNA ŚCIEŻKI ROWEROWEJ
- PROJ. NAMIERZCZNA BITUMICZNA ŚCIEŻKI ROWEROWEJ
- PROJ. NAMIERZCZNA BITUMICZNA PARKINGU DLA ROWERÓW
- PROJ. NAMIERZCZNA CHODNIKA Z KOSTKI BETONOWEJ GR. B-CM
- PROJ. NAMIERZCZNA CHODNIKA Z KOSTKI BETONOWEJ GR.-B-CM
- PROJ. KANALIZACJA DESZCZOWA
- PROJ. STUDIUM SIĘKOWA
- PROJ. LINIA KANALIZACJI ROZSĄCZAJĄCE
- PROJ. UMIACNIENIE POWIERZCHNI GRUNTU BRUKOWKEM SPONOWNIANYM ZAPRAWĄ CEMENTOWĄ
- PROJ. SIĘC I PRZYŁĄCZA DO WYCIANKI
- PROJ. ŚCIEKI KORYTKOWE
- PROJ. OGDNIOWENIE LINIOWE NISKIE
- PROJ. OŚWIETLENIE HYDRYDOWE
- PROJ. RZĘDNE NIVELETY

Gmina Golub-Dobrzyń
ul. Sportowa 35 11-0150isztynek
ul. Sportowa 35 11-0150isztynek
ul. Sportowa 35 11-0150isztynek
ul. Sportowa 35 11-0150isztynek

UNIBUD.KO
ul. Sportowa 35 11-0150isztynek
ul. Sportowa 35 11-0150isztynek
ul. Sportowa 35 11-0150isztynek

Budowa ścieżki rowerowej Krężno-Ostrowie.
Projekt zagospodarowania terenu – arkusz nr 1.

Projektant: **UNIBUD.KO**
Data: listopad 2017
Skala: 1:500
Lp. arkusza: 1
Lp. projektu: P.Z.T.