
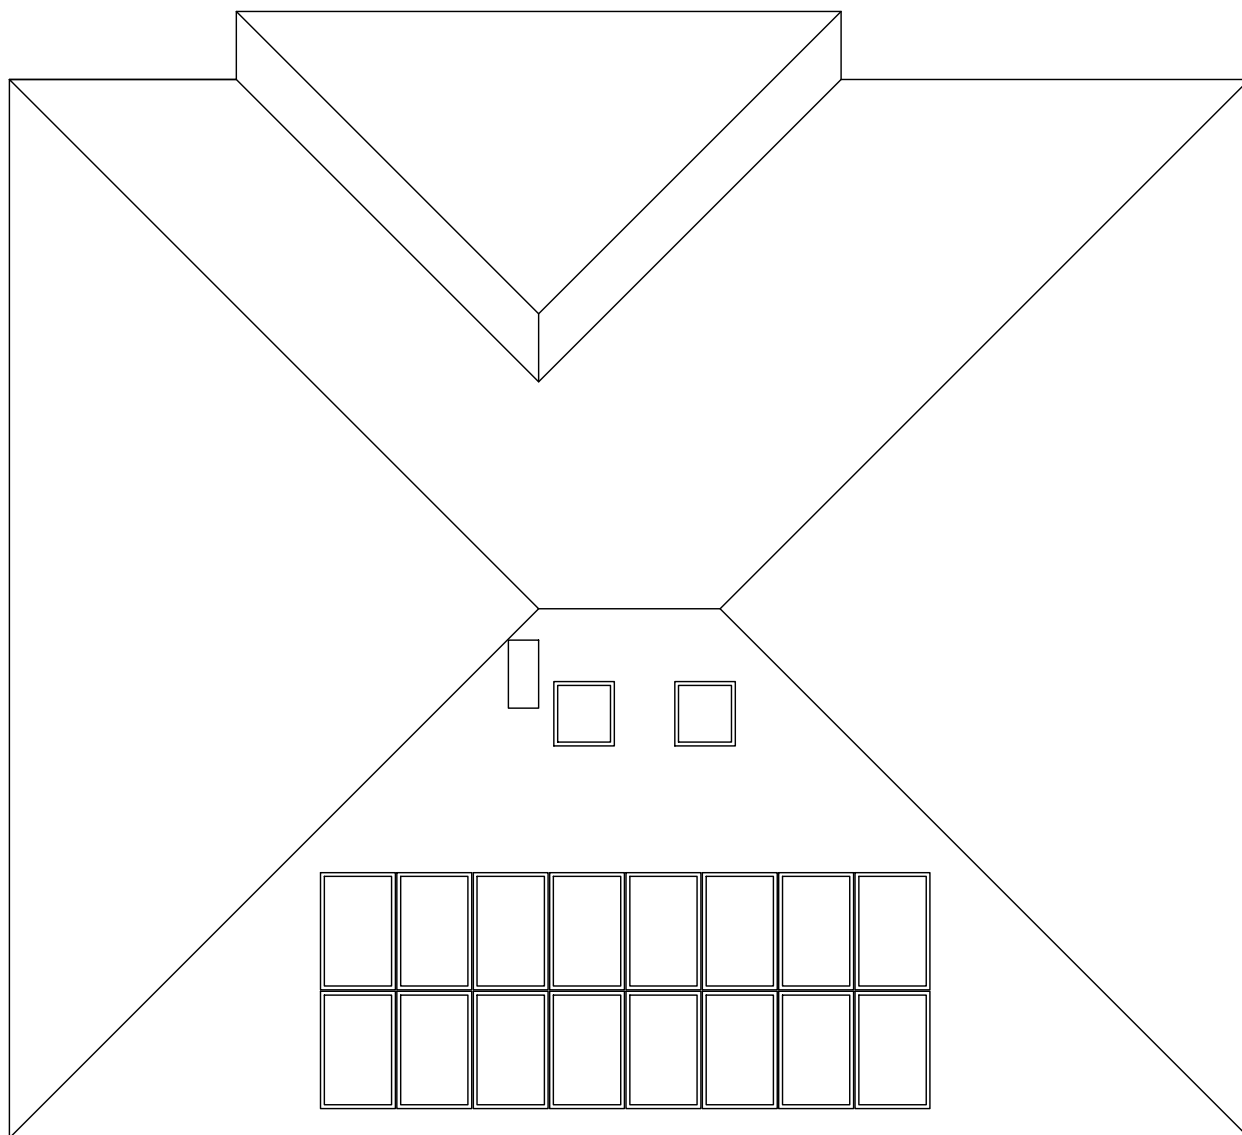


N

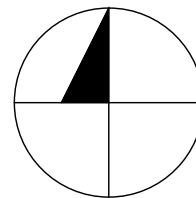

Tytuł rysunku

Rzut dachu z instalacją fotowoltaiczną

Inwestor

Gmina Golub-Dobrzyń

Imię i nazwisko

inż. Sławomir Mańka

Nr uprawnień

KUP/0003/P00K/10

Branża

Konstr.

Podpis

03.2017 r.

Nazwa inwestycji

Budowa mikroinstalacji fotowoltaicznej o mocy 4,88 kWp

Skala

1:100

Lokalizacja

DZ. NR 262/25, ZAREBA 15

Nr rysunku

1

Nr str.